


Mapa jest zgodna z projektem wykonanym i inwentaryzacji przez jednostkę wykonawczą do wykonania robót budowlanych. Muszą być zgodne na podstawie istn. materiałów stanowiących część składową niniejszego uzgodnienia z 2011 roku. Projektant: K. J. w skali 1:800. Układ wysokościowy II - "Warszawa". Oprac.: Bakatorzewo Gminę Bakatorzewo Powiat: szamurski Woj.: podkarpackie Skala: 2:15.331:101

MAPA STUACJONO – WYSOKOŚCIOWA

skala 1: 1000
do celów projektowych

Mapa składowa na dzień 01 grudnia 2011r.
Wzrost do 02-12-2011r.:

GEODEZYJA PRZYWIŃCZYŃSKI
Samostrzelnictwo Geod. Kom. 19380
19-400 Olecko ul. Ludwika 34B
tel. 010 074 124

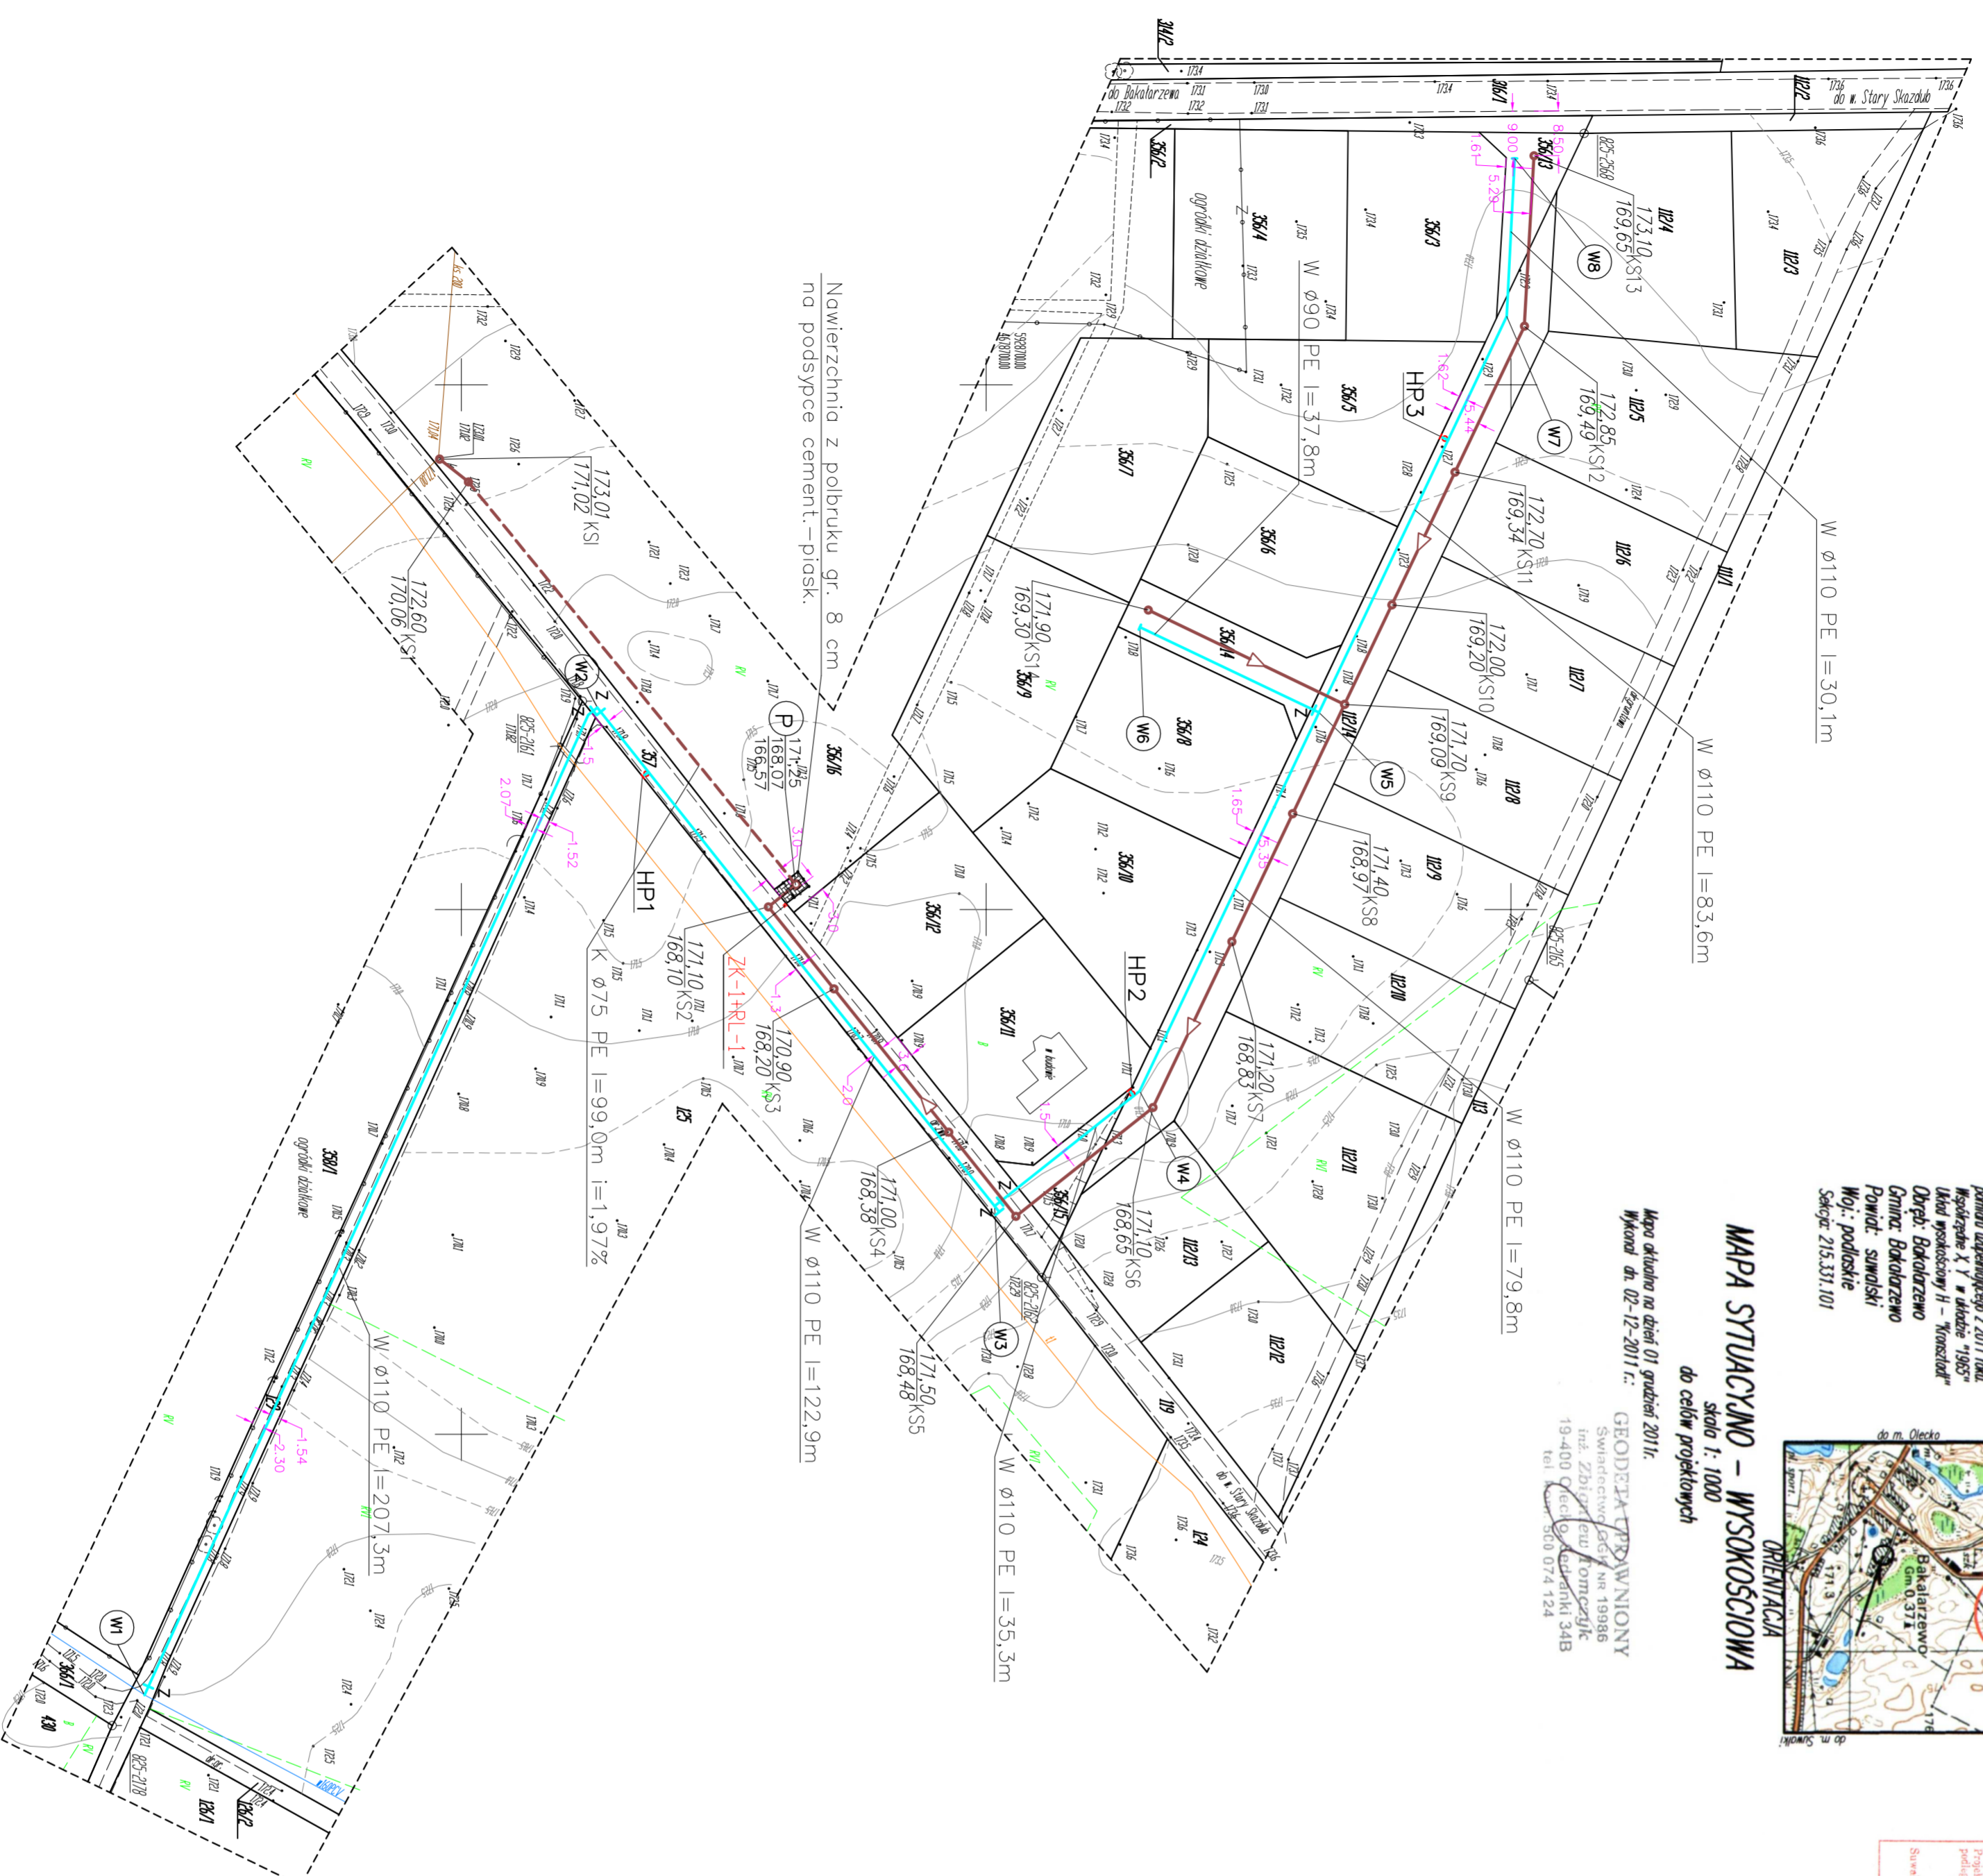

Nowierzchnia z polbruku gr. 8 cm
na podsypance cement-piasek.

Oznaczenia:

- istn. wodociąg
- istn. kanalizacja sanitarne
- istn. kabel energetyczny
- istn. kabel telekomunikacyjny
- projektowana kanalizacja grawitacyjna
- projektowana kanalizacja tłoczna
- projektowany wodociąg
- rura ochronowa Arota Ps D110
- projektowane ogrodzenie pompowni ścieków.
- projektowana pompownia ścieków.

DANE KANALIZACJI SANITARNEJ

ODCINEK	Długość (m)	SPADEK(‰) D(m)	
KS1 – KS1	7,00	0,5	
P – KS2	6,65	0,5	
KS2 – KS3	20,0	0,5	
KS3 – KS4	35,0	0,5	PC
KS4 – KS5	20,5	0,5	
KS5 – KS6	33,4	0,5	
KS6 – KS7	35,0	0,5	
KS7 – KS8	27,0	0,5	
KS8 – KS9	23,0	0,5	
KS9 – KS10	21,0	0,5	
KS10 – KS11	28,0	0,5	
KS11 – KS12	30,8	0,5	
KS12 – KS13	32,5	0,5	
KS9 – KS14	41,5	0,5	

ZAKŁAD USŁUG PRACZYSTWA ELEKTROTOKU ELEKTRONIKI I USŁUG POMOCNICZYCH W BUDOWNICTWIE		Jan Makowski 19-400 Olecko ul. Bałtego 21/4	
nazwa obiektu: SIĘĆ WODOCIĄGOWA ROZDZIELCZA I KANALIZACJA SANITARNA.		adres obiektu: Bakatorzewo, Gm. Bakatorzewo, Dz. Nr. 112/14, 129, 356/13, 356/14, 356/15, 356/16, 357.	
projektant: brzoza sanitarne:		projektant: brzoza elektryczne: sprawozdajca:	
Skala: 1:1000	Nazwa: PROJEKT ZAGOSPODAROWANIA TERENU	data: 12-2011	nr arkusza: 1
rysownik:			