



Przepompownia P1
dz. nr ewid. 207
obręb Nowa Wieś, gmina Bakalarzewo

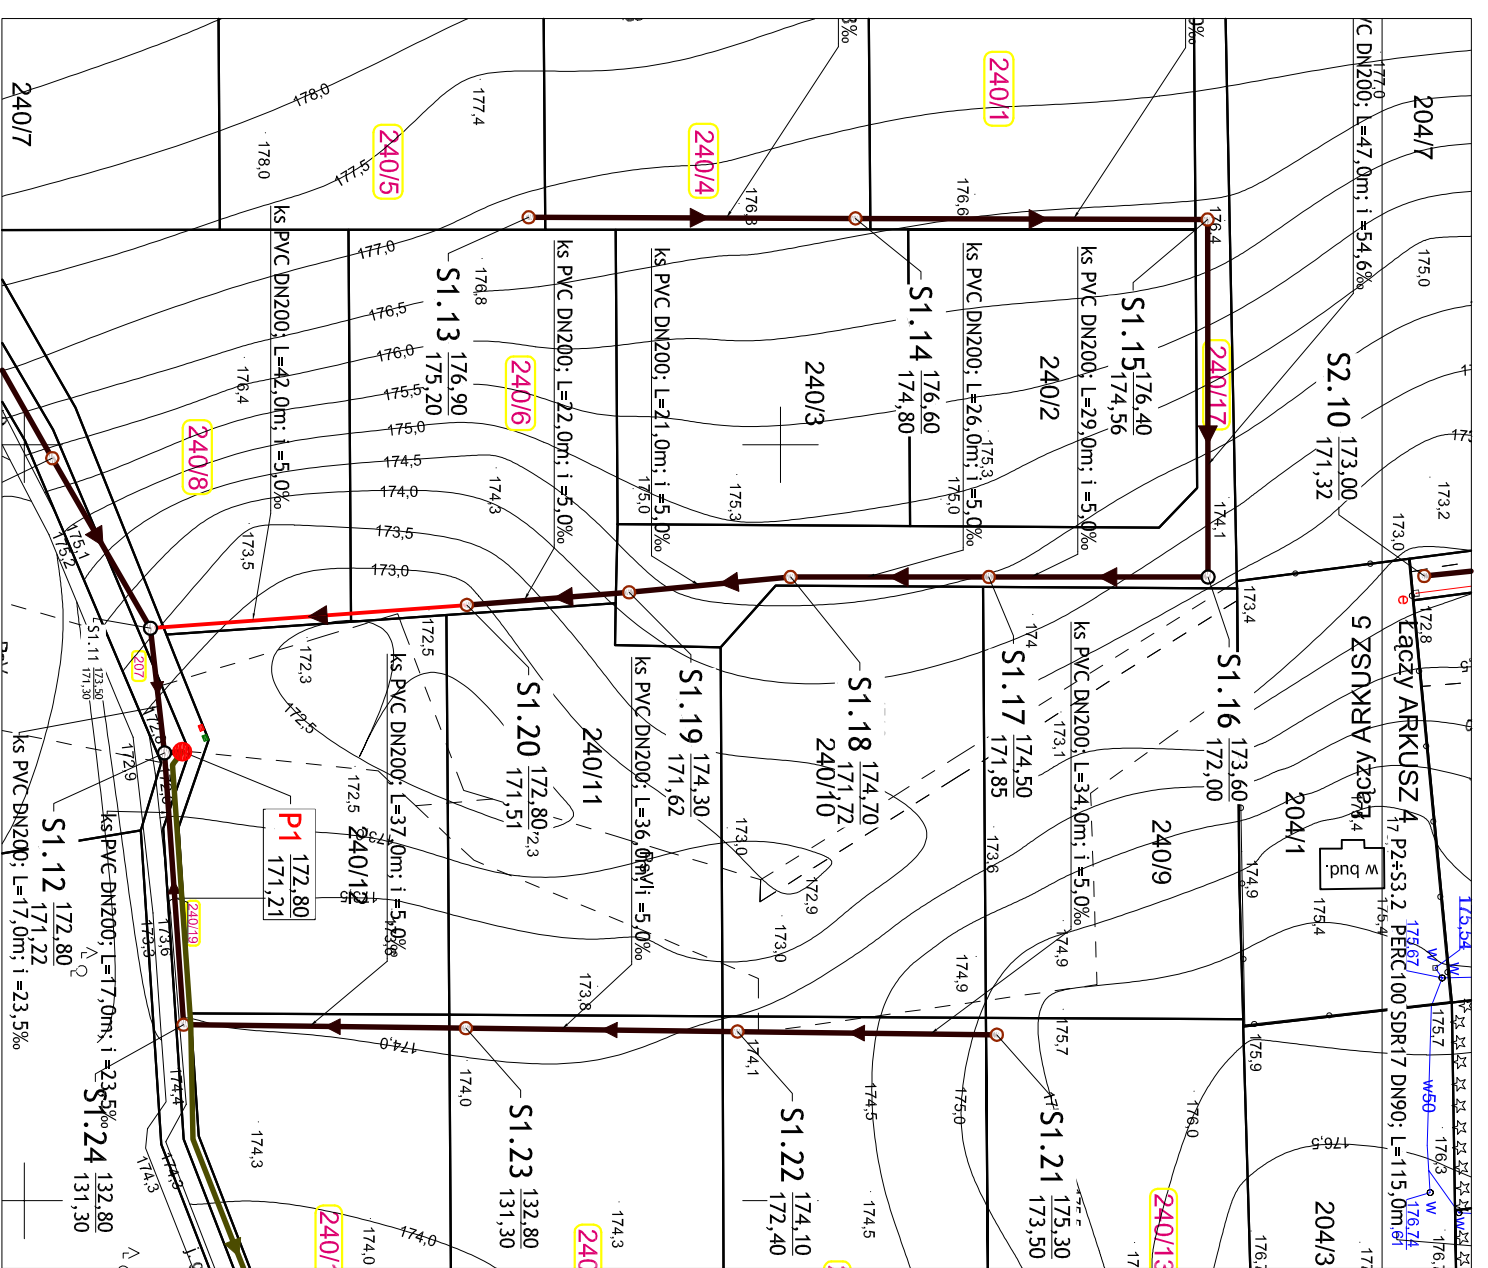

Przepompownia P2
dz. nr ewid. 203/7
obręb Nowa Wieś, gmina Bakalarzewo




Przepompownia P3
dz. nr ewid. 216
obręb Nowa Wieś, gmina Bakalarzewo

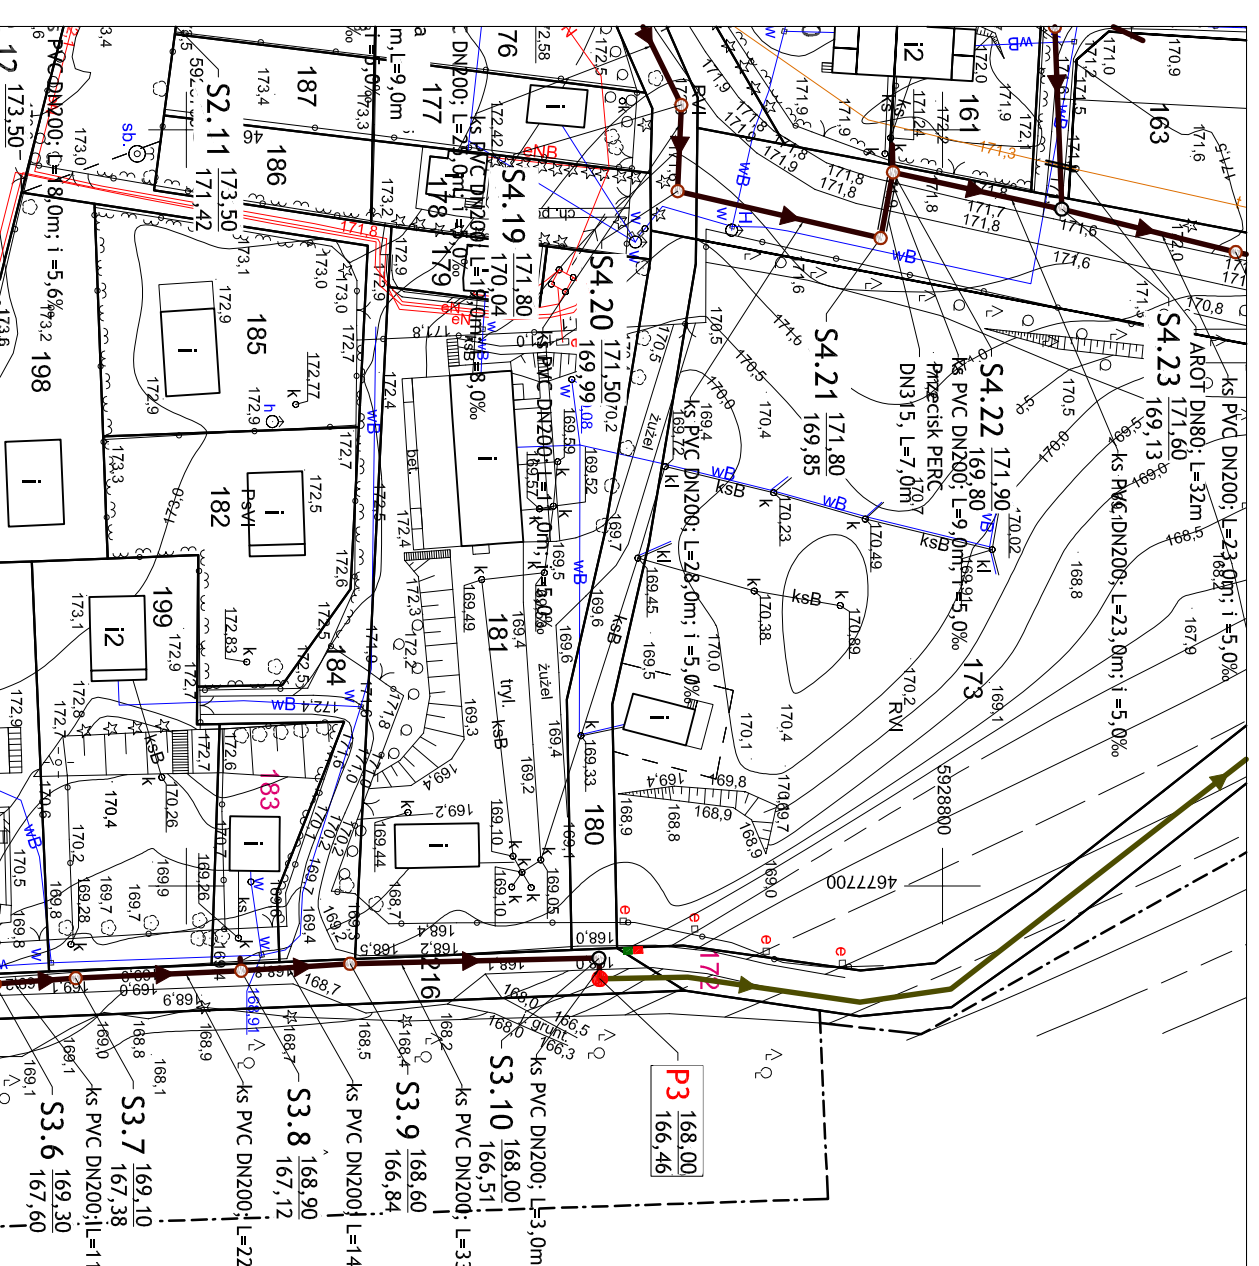


Przepompownia P4
dz. nr ewid. 171
obręb Nowa Wieś, gmina Bakalarzewo




Przepompownia P5
dz. nr ewid. 302/5
obręb Bakalarzewo, gmina Bakalarzewo

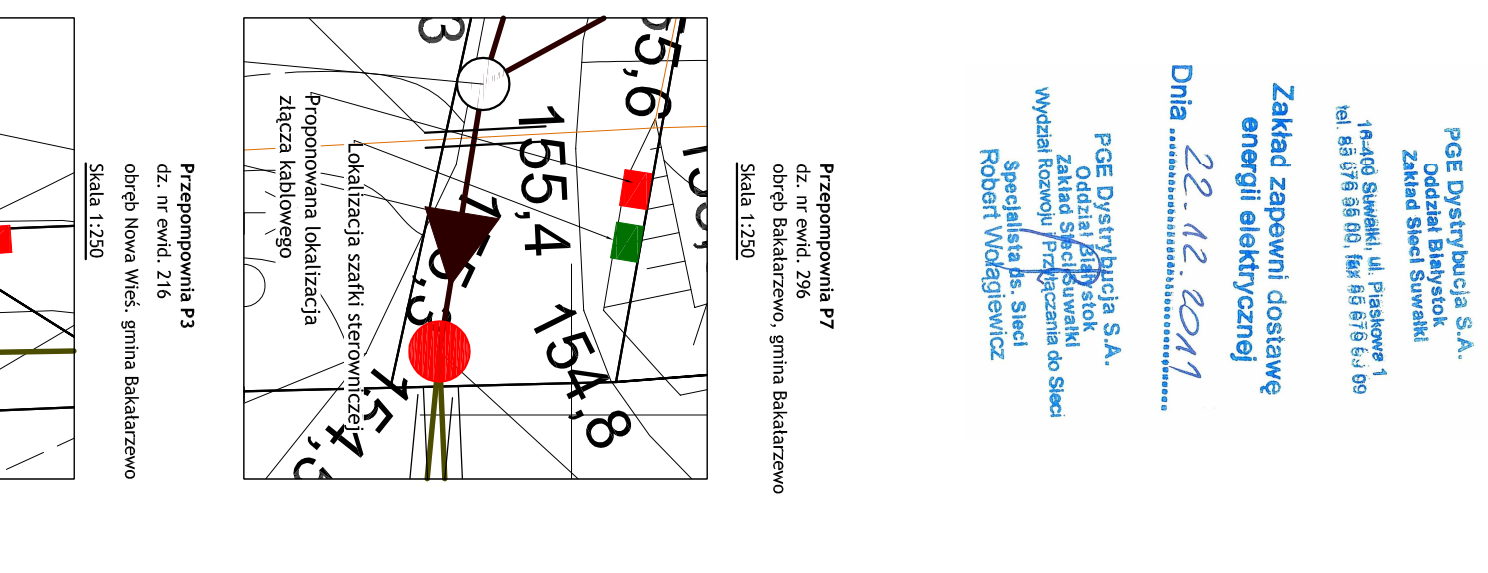


Przepompownia P6
dz. nr ewid. 296
obręb Bakalarzewo, gmina Bakalarzewo

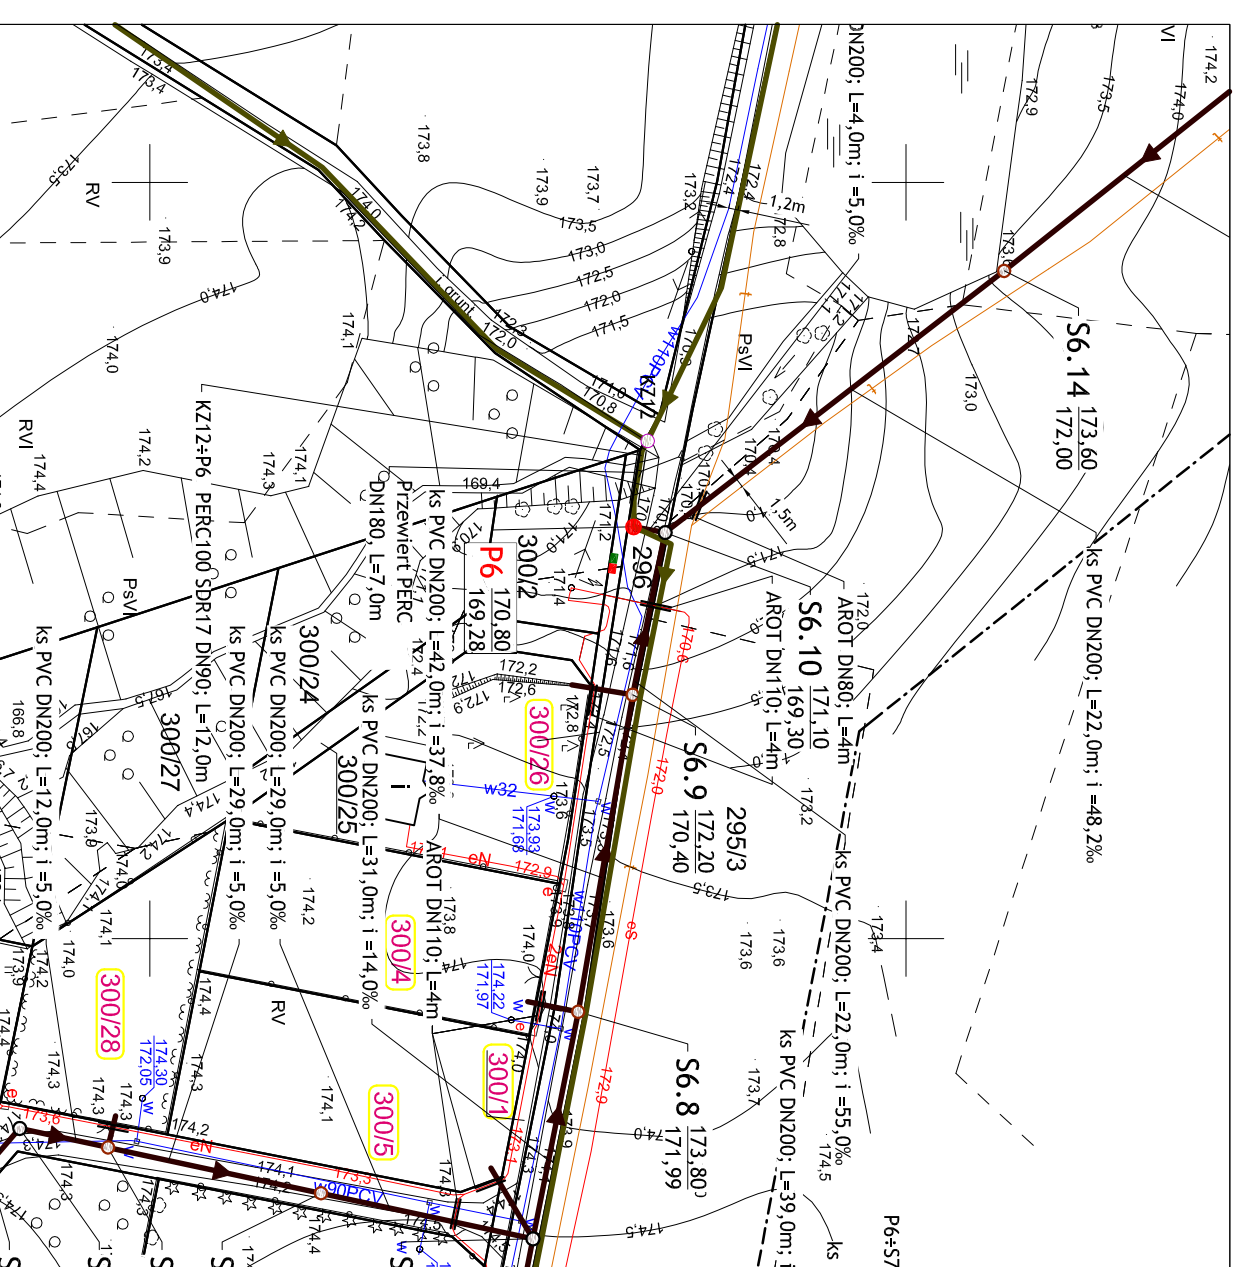


Przepompownia P7
dz. nr ewid. 296
obręb Bakalarzewo, gmina Bakalarzewo

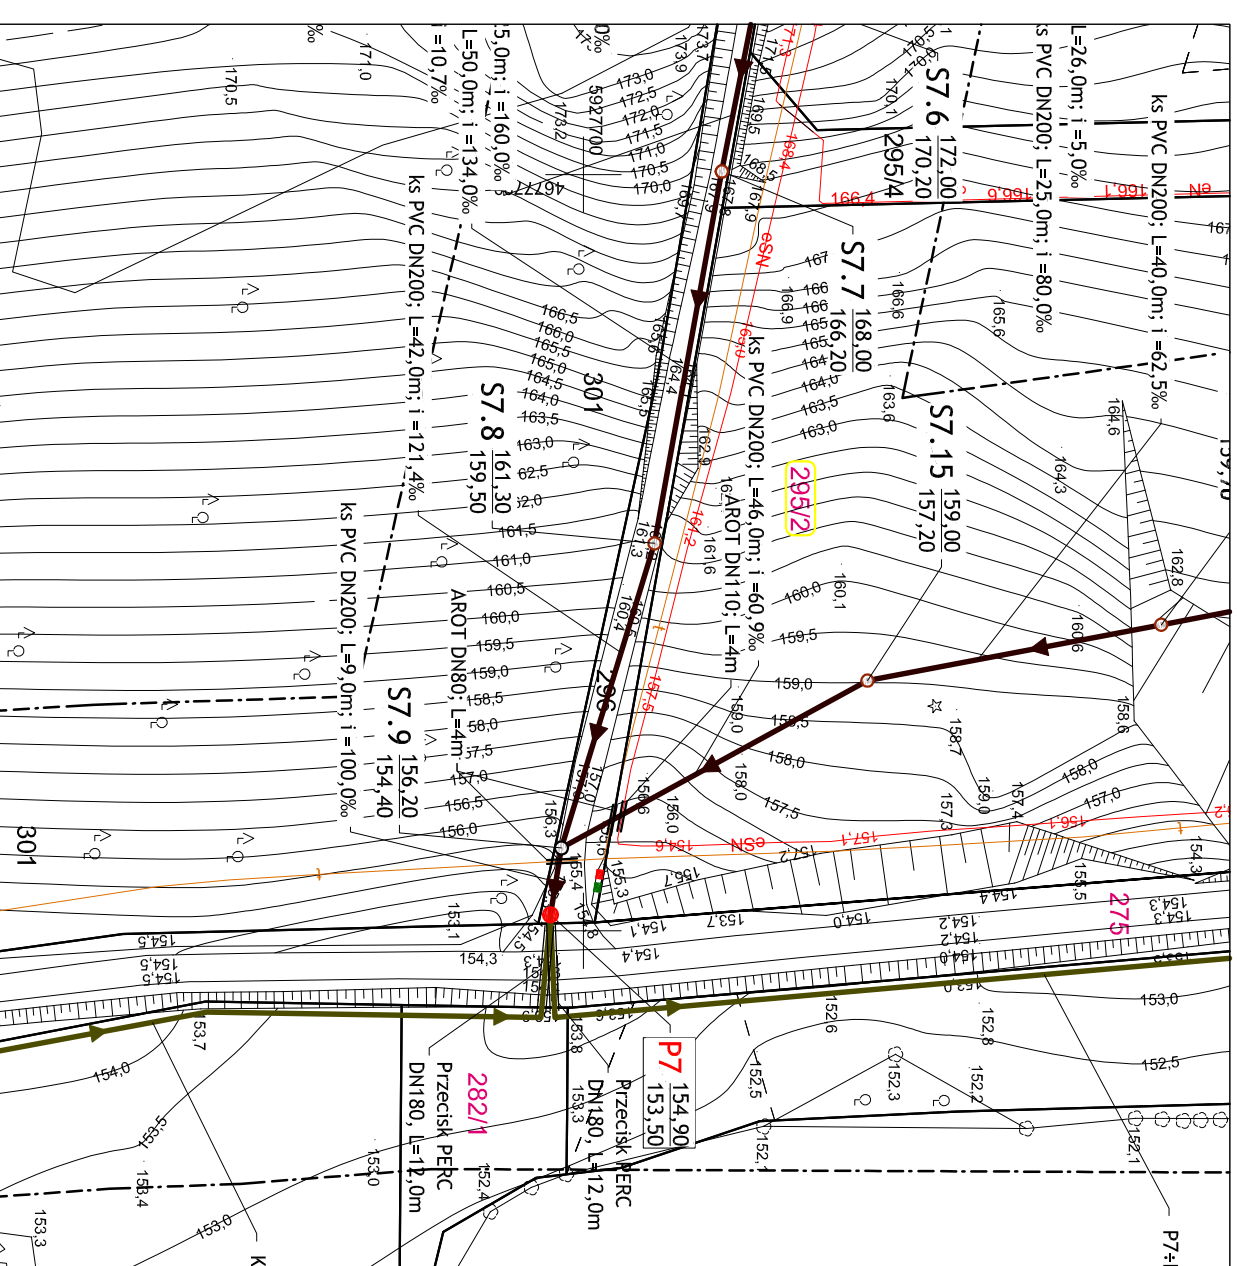


Przepompownia P1
dz. nr ewid. 207
obręb Nowa Wieś, gmina Bakalarzewo

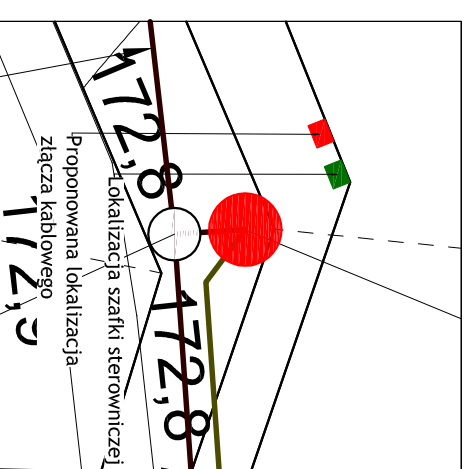


Przepompownia P2
dz. nr ewid. 203/7
obręb Nowa Wieś, gmina Bakalarzewo

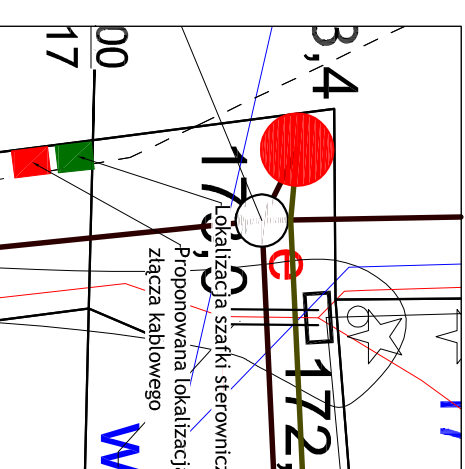


Przepompownia P3
dz. nr ewid. 216
obręb Nowa Wieś, gmina Bakalarzewo

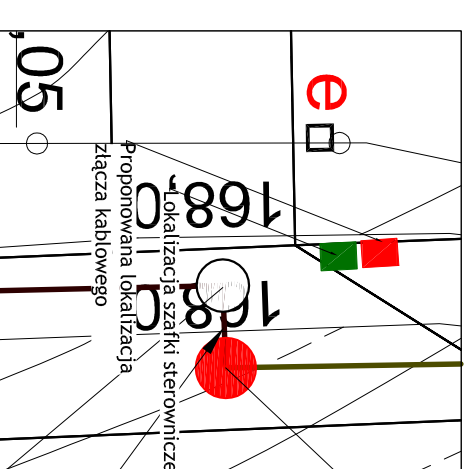


Przepompownia P4
dz. nr ewid. 171
obręb Nowa Wieś, gmina Bakalarzewo

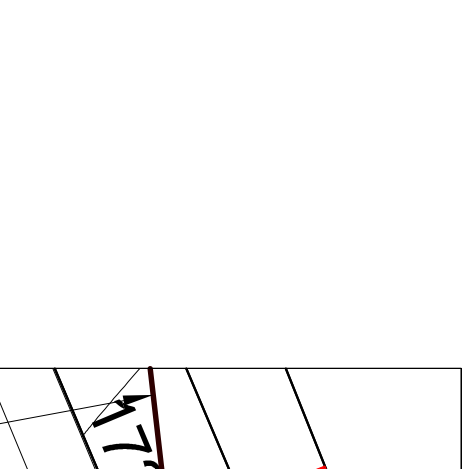


Przepompownia P5
dz. nr ewid. 302/5
obręb Bakalarzewo, gmina Bakalarzewo

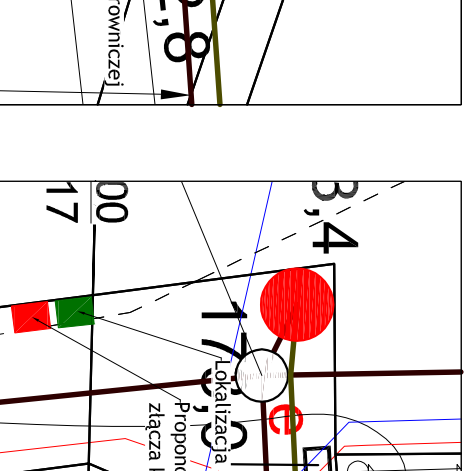

Przepompownia P6
dz. nr ewid. 296
obręb Bakalarzewo, gmina Bakalarzewo

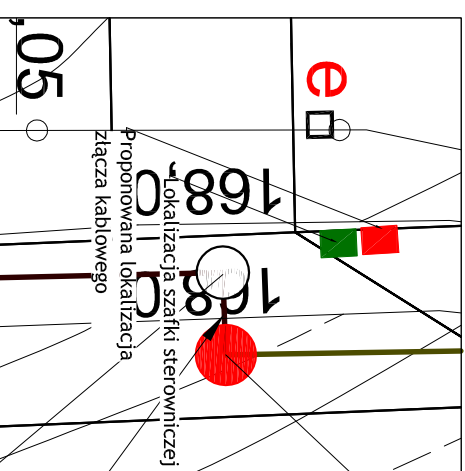

Przepompownia P7
dz. nr ewid. 296
obręb Bakalarzewo, gmina Bakalarzewo

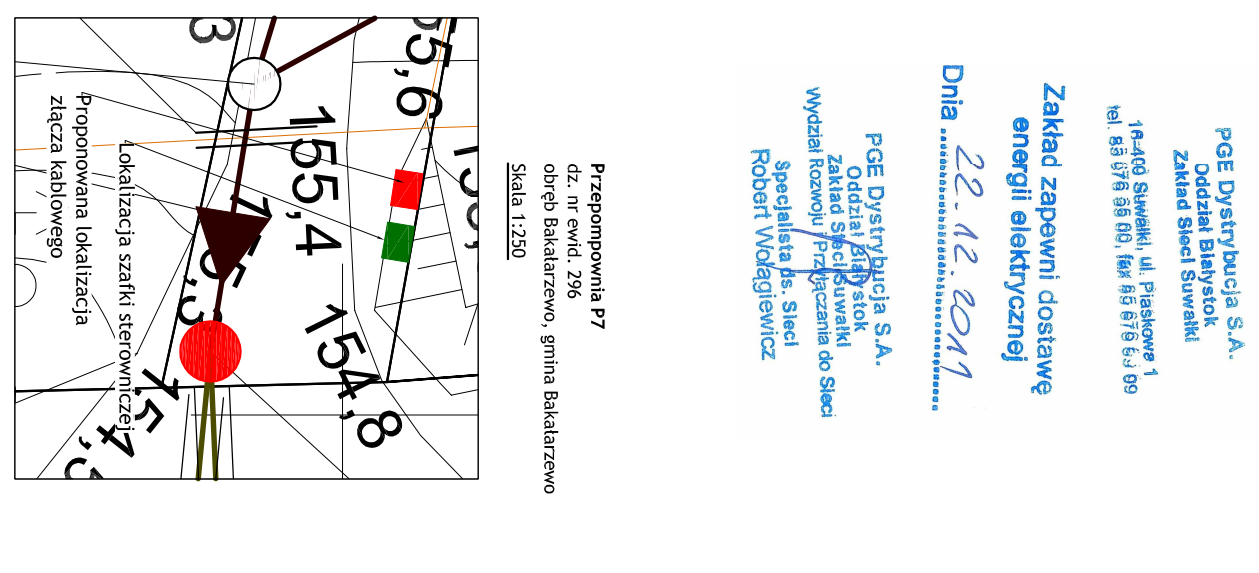

PGE Dystrybucja S.A.
Zakład Energetyczny
Zakład Sieci Światłowodowej
14-040 Siedlce, ul. Spółdzielca 1
tel. 22 62 11 111, fax 22 62 11 110
www.pge.pl

Zakład zapewnii dostawę energii elektrycznej

Dnia 22.12.2011

Robert Włodarczyk

San-System
www.san-system.com.pl

Właściciel: PRZEPOMPOWNIOWE STWORZEWY - Budowa sieci kanalizacyjnej samisterniej
INWESTOR: Gmina Bakalarzewo, ul. Piłsudskiego 3A/23
TEMA: Projekt zagospodarowania terenu

Imię i Nazwisko: mgr inż. Karol Budowski
Wzrost i Ciężar ciała: 194/80
Data: grudzień 2011r.
Podpis: mgr inż. Patrycjusz Krok

Projektant: mgr inż. Karol Budowski
Wzrost i Ciężar ciała: 194/80
Data: grudzień 2011r.
Podpis: mgr inż. Patrycjusz Krok

Skala: 1:1000
Nr rys. 2