


MAPA SYTUACYJNO - WYSOKOŚCIOWA  
do celów projektowych

UGNIEWSKI INSURANCE  
mgr inż. Michał Ugniewski  
ul. Kasztanowa 10A m. 14  
16 - 400 Suwałki  
www.geodezja-suwalki.pl

skala 1 : 1000

ARKUSZ 8 (10)

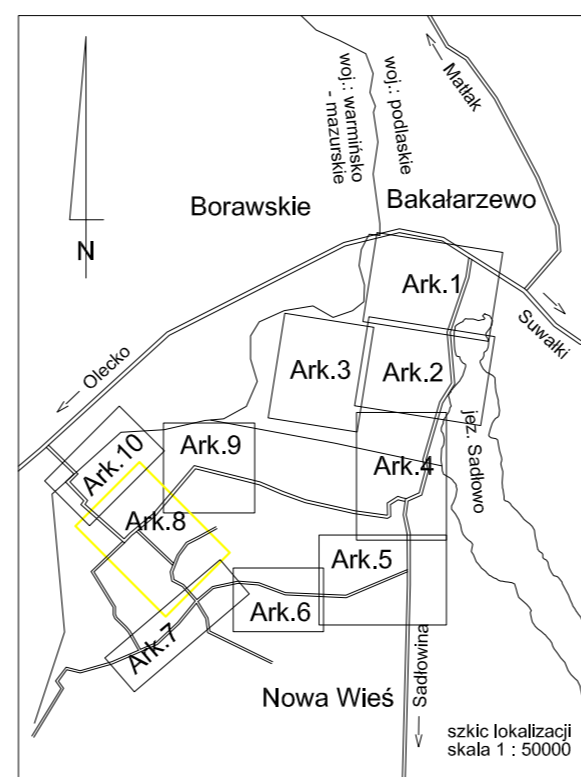

Woj.: podlaskie  
Pow.: suwalski  
Jedn. ewid.: Bakalarzewo  
Obreń: Nowa Wieś  
Obiekt: teren wsi Nowa Wieś  
i Bakalarzewo

Nr rob.: 20178 - 73 / 2011  
K.E.R.G.: 825 - 18 / 2011  
Ark. mapy: 215.331.181, 215.331.182  
215.331.183, 215.331.184

Mapa aktualna na dzień: 20.09.2011 r.

Wykonał: **Geodeta Uprawniony**  
Stowarzyszenie GUGIK nr 2244  
mgr inż. Michał Ugniewski  
16-222 Suwałki, ul. Kasztanowa 10A/14  
tel. 0 603 833 832

Niniejszą mapę sporządzono na podstawie istniejących  
materiałów geodezyjnych stanowiących zasób Ośrodka  
oraz pomiaru uzupełniającego z 2011 roku.

Matryca mapy znajduje się w ewidencji  
Powiatowego Ośrodka Dokumentacji Geodezyjnej i Kartograficznej  
w Suwałkach.

Wszelkie obiekty budowlane podlegają wytyczeniu  
przez jednostkę wykonawstwa geodezyjnego  
lub osoby fizyczne posiadające zezwolenie  
na wykonywanie tego typu prac geodezyjnych.

Poza wykazanymi na niniejszej mapie urządzeniami podziemnymi  
nie wyklucza się istnienia w terenie urządzeń podziemnych  
o których brak było informacji w ośrodkach branżowych  
i nie zostały odnalezione w czasie inwentaryzacji geodezyjnej,  
zgodnie z art. 27 ustawy z dnia 17 maja 1989r.  
- Prawo geodezyjne i kartograficzne

LEGENDA:

- Projektowana sieć grawitacyjnej kanalizacji sanitarnej
- Projektowana sieć grawitacyjnej termooizolowanej kanalizacji sanitarnej
- Projektowana sieć tłocznej kanalizacji sanitarnej
- Projektowana siećowa przepompownia ścieków (najazdowa)
- Projektowana siećowa przepompownia ścieków (3mx3m)
- Projektowana domowa przepompownia ścieków
- Projektowana studzienka kanalizacyjna PP 630mm
- Projektowana studzienka kanalizacyjna PP 1000mm
- Projektowana komora rewizyjna
- Projektowana komora zasuw
- Projektowana zasuwa do kanalizacji
- Projektowana rura osłona
- Numery ewidencyjne działek objęte opracowaniem
- Rura osłona na kabie energetyczne i telekomunikacyjne

Sprawdzono projekty ZUD

stan na dzień 28.09.2011

GEODETA POWIATOWY  
mgr inż. Ryszard Jan Kalinowski

<b>San-System</b>		www.san-system.com.pl		Skala 1:1000
e-mail: biuro@san-system.com.pl				Nr rys. 8
Wykonawca: Bakalarzewo	OBIEKT: Budowa sieci kanalizacji sanitarnej Bakalarzewo-Nowa Wieś - gmina			
INWESTOR: Gmina Bakalarzewo, ul. Rynek 3, 16-423 Bakalarzewo	TEMA: Projekt zagospodarowania terenu			
Projektował: mgr inż. Karol Brodowski	Imię i Nazwisko: W/02/OL, WMM/0074/PW05/04	Nr uprawnień:	Data: grudzień 2011r.	Podpis
Sprawił: mgr inż. Patrycja Krok	PDL/0153/PW05/09			