

UGNIEWSKI INSURANCE
mgr inż. Michał Ugniewski
ul. Kasztanowa 10A m. 14
16 - 400 Suwałki
www.geodezja-suwalki.pl

Woj.: podlaskie
Pow.: suwalski
Jedn. ewid.: Bakalarzewo
Obręb: MA T L A K
Obiekt: teren wsi Mattak

Nr rob.: 20178 - 74 / 2011
K.E.R.G.: 769 - 7 / 2011
Ark. mapy : 215.313.141, 215.313.143

Mapa aktualna na dzień: 30.08.2011 r.

Wykonali:
Geodeta Uprawniony
Świadectwo GUGiK nr 20178
mgr inż. **Michał Ugniewski**
16-400 Suwałki, ul. Kasztanowa 10A/14
tel. 0 603 833 822

Niniejszą mapę sporządzono na podstawie istniejących materiałów geodezyjnych stanowiących zasób Ośrodka oraz pomiaru uzupełniającego z 2011 roku.

Matryca mapy znajduje się w ewidencji Powiatowego Ośrodka Dokumentacji Geodezyjnej i Kartograficznej w Suwałkach.

Wszelkie obiekty budowlane podlegają wytyczeniu przez jednostkę wykonawstwa geodezyjnego lub osoby fizyczne posiadające zezwolenie na wykonywanie tego typu prac geodezyjnych.

Poza wykazanymi na niniejszej mapie urządzeniami podziemnymi nie wyklucza się istnienia w terenie urządzeń podziemnych o których brak było informacji w ośrodkach branżowych i nie zostały odnalezione w czasie inwentaryzacji geodezyjnej.
- zgodnie z art. 27 ustawy z dnia 17 maja 1989r.
- Prawo geodezyjne i kartograficzne

PGE Dystrybucja S.A.
Działalność Blatystok
Zakład Sieci Suwałki
19-400 Suwałki, ul. Piaskowe 1
tel. 85 676 88 00, fax 85 676 63 09


Zakład zapewni dostawę energii elektrycznej

Dnia **22.12.2011**


PGE Dystrybucja S.A.
Oddział Blatystok
Zakład Sieci Suwałki
Wydział Rozwoju Przystosowania do Sieci
Specjalista ps. Sieci
Robert Wolegiewicz

LEGENDA

- PS - projektowana siećowa przepompownia ścieków (nie najazdowa)
- - projektowana siećowa przepompownia ścieków (najazdowa)
- lokalizacja skrzynki sterowniczej przepompowni ścieków
- lokalizacja wnioskowanego złącza kablowo pomiarowego ZKP
- lokalizacja słupa oświetleniowego
- xx - numery ewidencyjne działek objęte opracowaniem

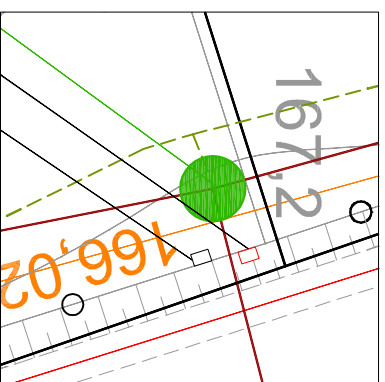

Przepompownia PS3
dz. nr 32/1
skala 1:250
SZCZEGÓŁ A

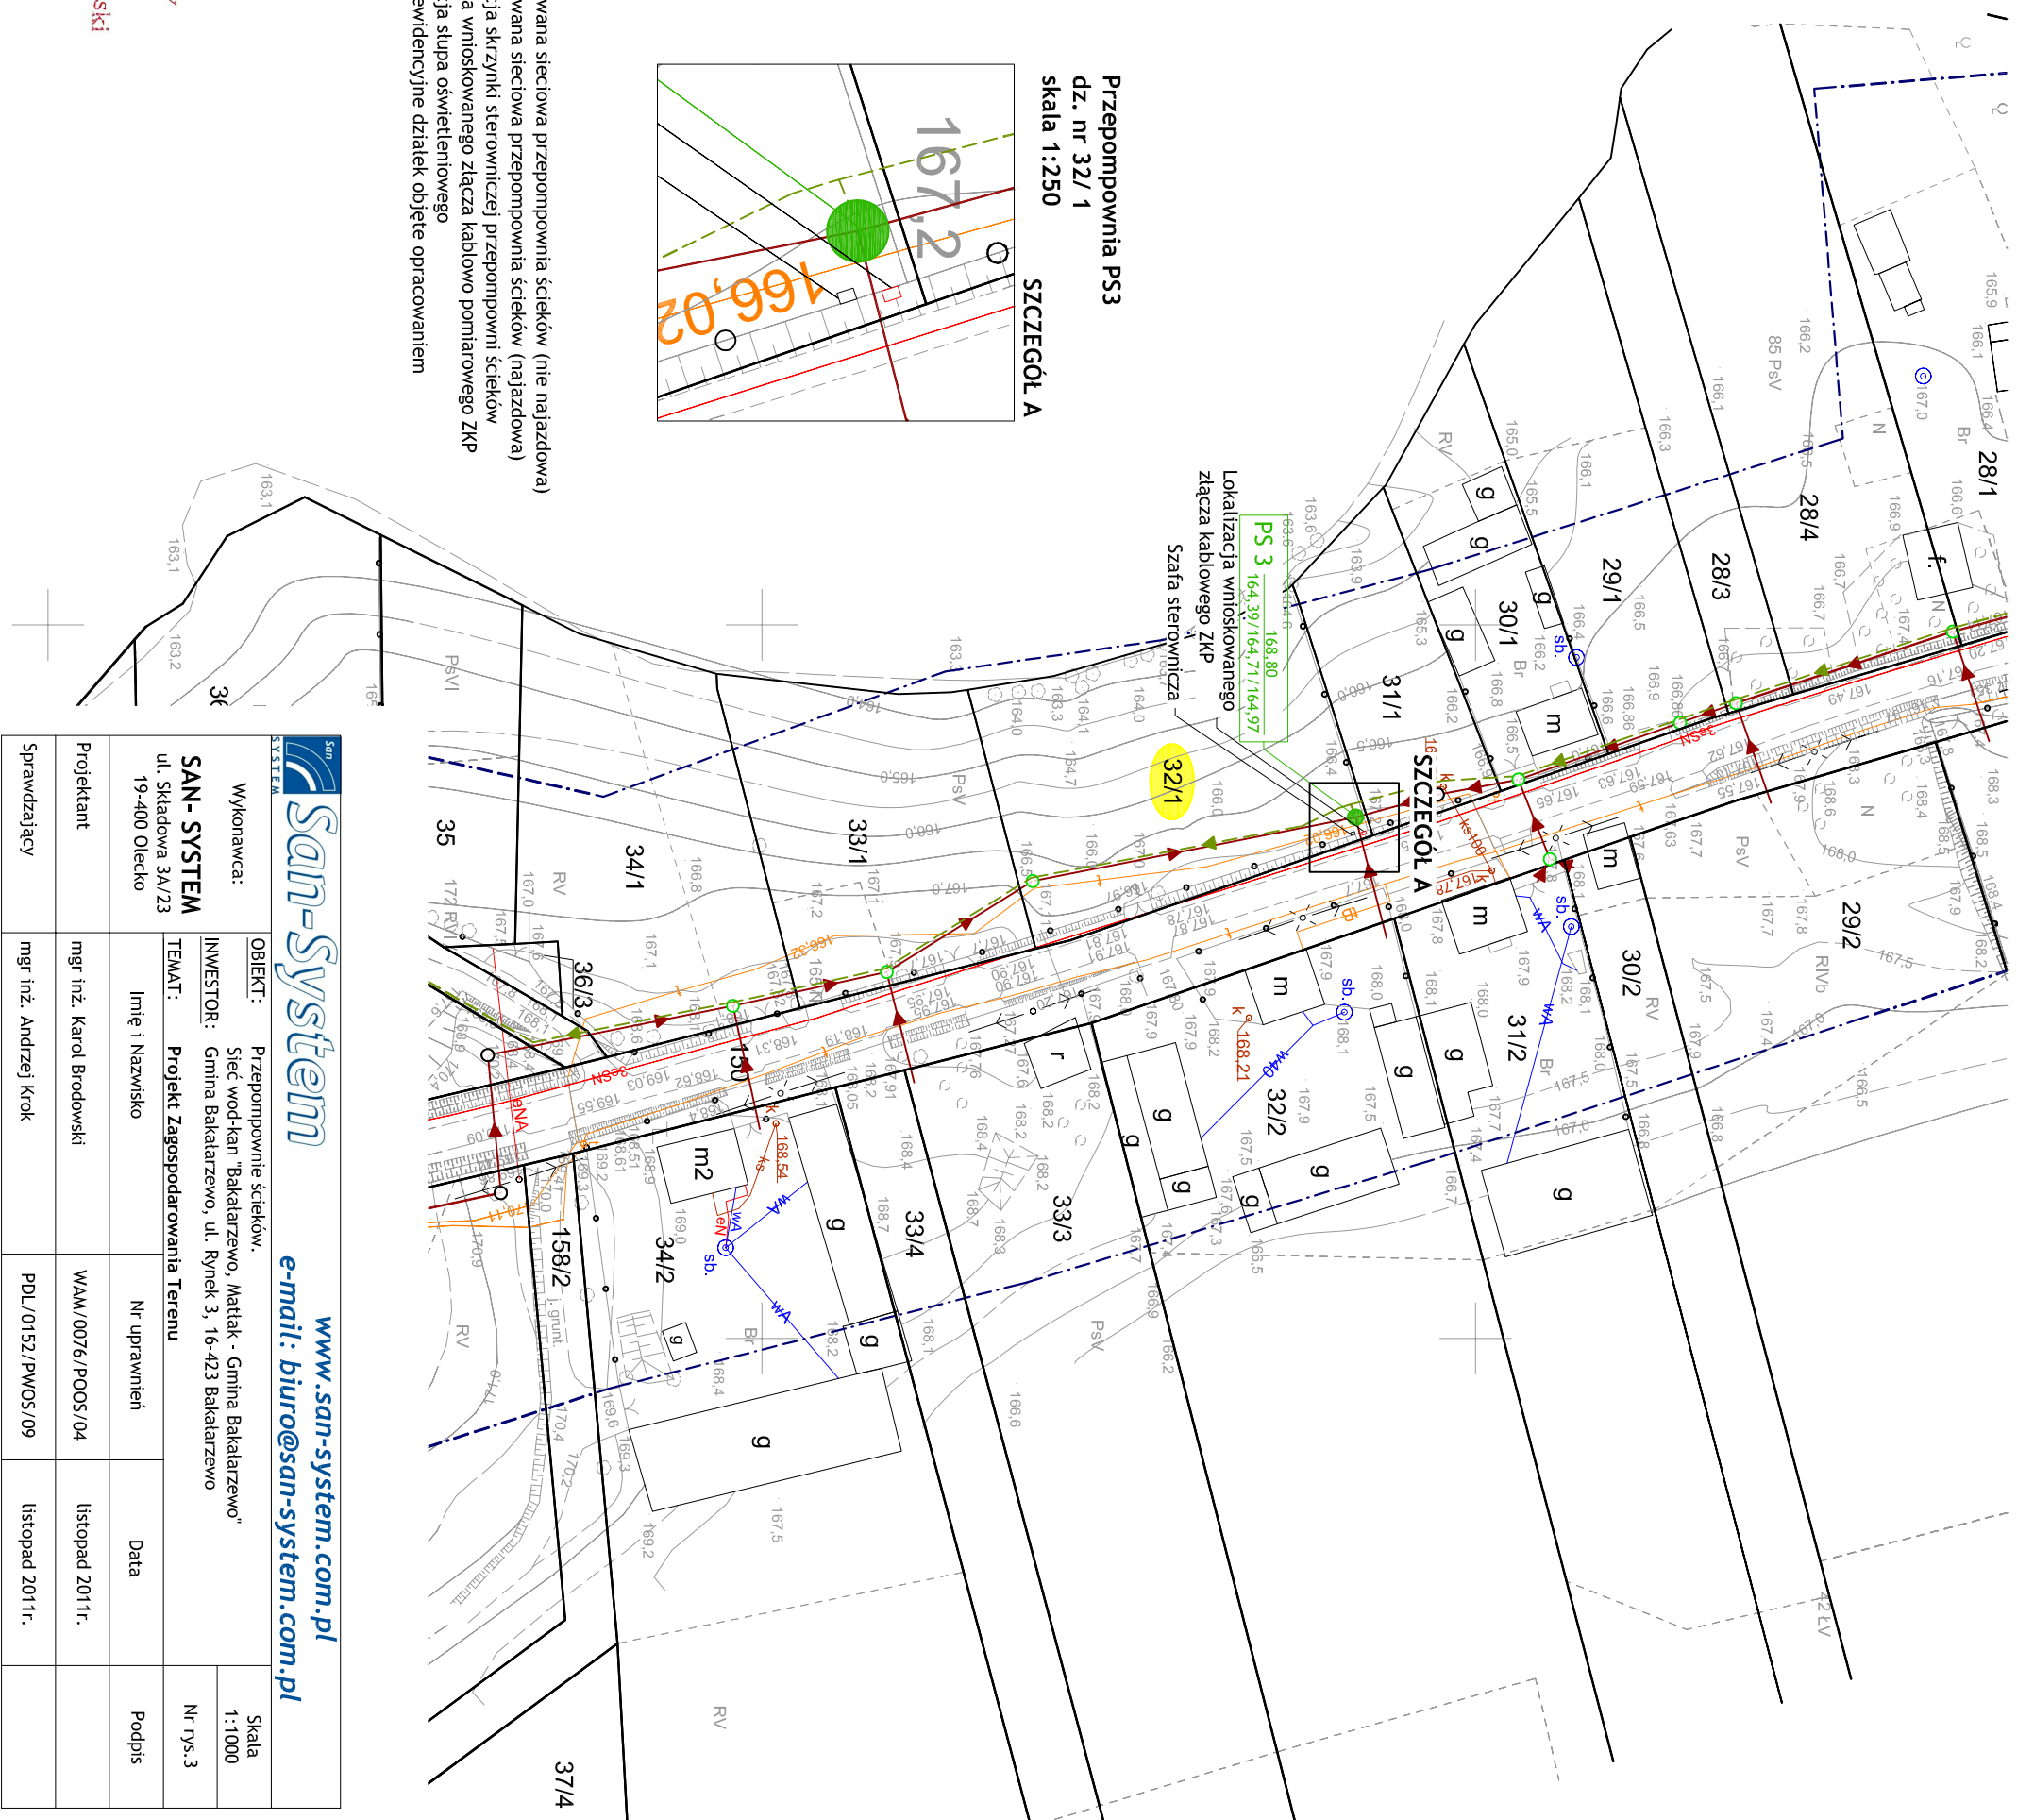

Sprawdzone projekty ZUP

mgr inż. **Jan Kalinowski**
14.09.2011

GEODETA POWIATOWY

mgr inż. **Ryszard Jan Kalinowski**

San-System

www.san-system.com.pl
e-mail: biuro@san-system.com.pl

Wykonawca: SAN-SYSTEM ul. Skłodowa 3A/23 19-400 Olecko		OBIEKT: Przepompownie ścieków. Sieć wod-kan Bakalarzewo, Mattak - Gmina Bakalarzewo*		Skala 1:1000
INWESTOR: Gmina Bakalarzewo, ul. Rynek 3, 16-423 Bakalarzewo		TEMAT: Projekt Zagospodarowania Terenu		Nr rys. 3
Projektant mgr inż. Karol Brodowski	Imię i Nazwiśko	Nr uprawnień	Data	Podpis
Sprawdzający mgr inż. Andrzej Krok		WAAM/0076/POOS/04	listopad 2011r.	
		PDL/0152/PWOS/09	listopad 2011r.	

