

UGNIEWSKI INSURANCE
mgr inż. Michał Ugniewski
ul. Kasztanowa 10A m. 14
16 - 400 Suwałki

www.geodezja-suwalki.pl

Woj.: podlaskie
Pow.: suwalski
Jedn. ewid.: Bakalarzewo
Obreń: M A T L A K
Objekt: teren wsi Matlak

Nr rob.: 20178 - 74 / 2011
K.E.R.G.: 769 - 7 / 2011
Ark. mapy: 215.313.141, 215.313.143

Mapa aktualna na dzień: 30.08.2011 r.

Wykonal:
Geodeta Uprawniony
Świadectwo GUGiK nr 20178


mgr inż. **Michał Ugniewski**
16-400 Suwałki, ul. Kasztanowa 10A/14
tel. 0 603 833 822

Niniejszą mapę sporządzono na podstawie istniejących materiałów geodezyjnych stanowiących zasób Ośrodka oraz pomiaru uzupełniającego z 2011 roku.

Matryca mapy znajduje się w ewidencji Powiatowego Ośrodka Dokumentacji Geodezyjnej i Kartograficznej w Suwałkach.

Wszystkie obiekty budowlane podlegają wytyczeniu przez jednostkę wykonawstwa geodezyjnego lub osoby fizyczne posiadające zezwolenie na wykonywanie tego typu prac geodezyjnych.

Poza wykazanymi na niniejszej mapie urządzeniami podziemnymi nie wyklucza się istnienia w terenie urządzeń podziemnych o których brak było informacji w ośrodkach branżowych i nie zostały odnalezione w czasie inwentaryzacji geodezyjnej, zgodnie z art. 27 ustawy z dnia 17 maja 1989r.
- Prawo geodezyjne i kartograficzne

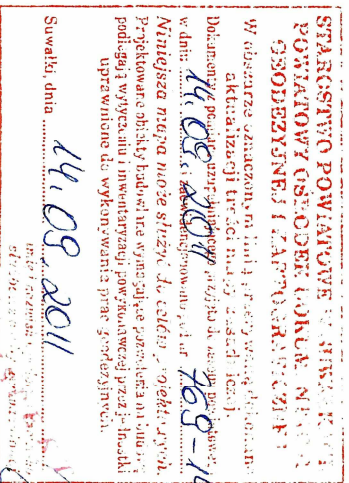


Sprawa/znalezisko projektu ZUP

data projektu 14.09.2011

GEODETA PRAWYMATOWY

mgr inż. **Ryszard Jan Kalinowski**

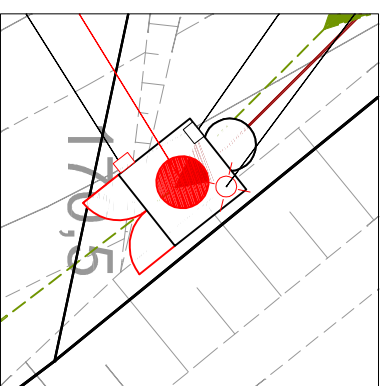


Przepompiwnia PS9
dz. nr 78/2
skala 1:250

SZCZEGÓŁ A

LEGENDA

- PS projektowana sieć/przepompiwnia ścieków (nie najazdowa)
- PS projektowana sieć/przepompiwnia ścieków (najazdowa)
- lokalizacja skrzyżniki sterowniczej przepompiwni ścieków
- lokalizacja wnioskowanego złącza kablowo pomiarowego ZKP
- lokalizacja słupa oświetleniowego
- xx numery ewidencyjne działek objęte opracowaniem

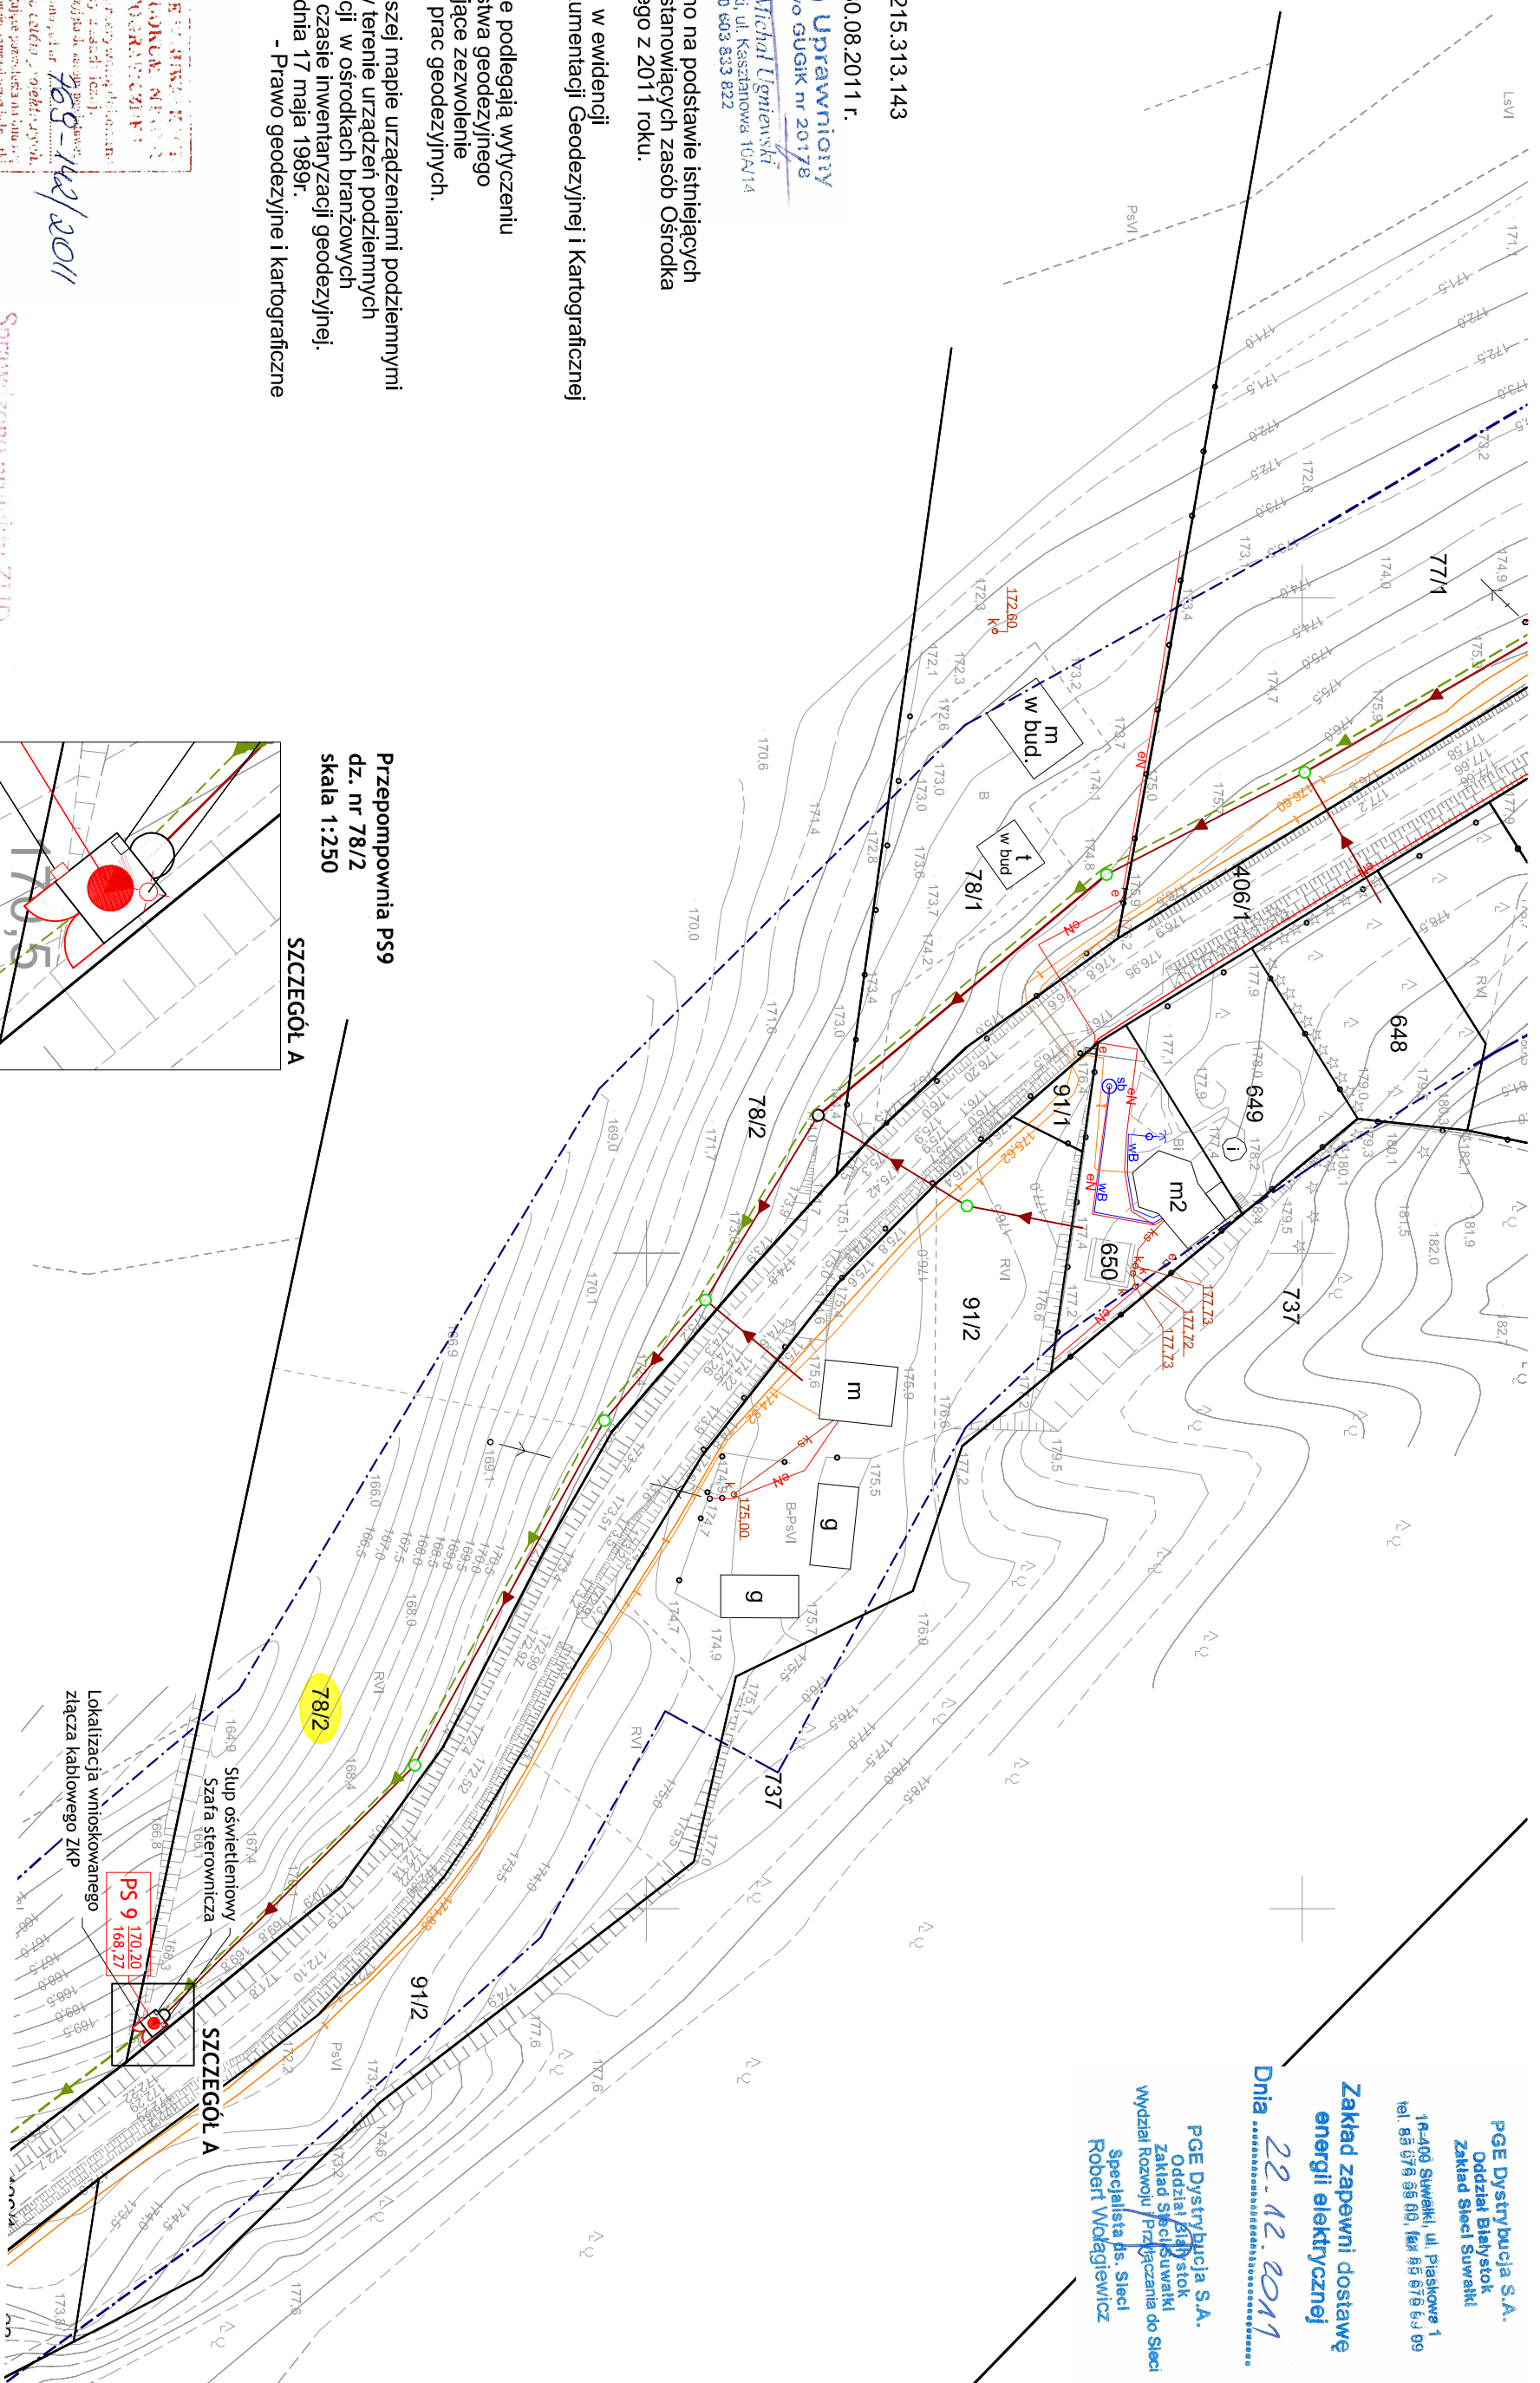

Zakład zapewni dostawę energii elektrycznej

Dnia 22.12.2011

PGE Dystrybucja S.A.
Oddział Białystok
Zakład Specjalistyczny
Wydział Rozwoju i Przeglądu Sieci
Specjalista ds. Sieci
Robert Wolęjgiewicz

PGE Dystrybucja S.A.
Oddział Białystok
Zakład Sieci Suwałki
16-400 Suwałki, ul. Piaskowa 1
tel. 83 676 98 00, fax 83 676 63 99

		www.san-system.com.pl e-mail: biuro@san-system.com.pl	
Wykonawca:	OBIEKT:	Przepompiwnie ścieków.	Skala 1:1000
SAN-SYSTEM	INWESTOR:	Sieć wod-kan Bakalarzewo, Matlak - Gmina Bakalarzewo	
ul. Skłodowa 3A/23	TEMAT:	Gmina Bakalarzewo, ul. Rynek 3, 16-423 Bakalarzewo	
19-400 Olecko	Imię i Nazwisko	Projekt Zagospodarowania Terenu	Nr rys. 7
Projektant	Nr uprawnień		Data
mgr inż. Karol Brodowski	WAM/0076/POOS/04		listopad 2011r.
Sprawdzający	PDL/0152/PWOS/09		listopad 2011r.
mgr inż. Andrzej Krok			