



UGNIEWSKI INSURANCE
mgr inż. Michał Ugniewski
ul. Kasztanowa 10A m. 14
16 - 400 Suwałki
www.geodezja-suwalki.pl

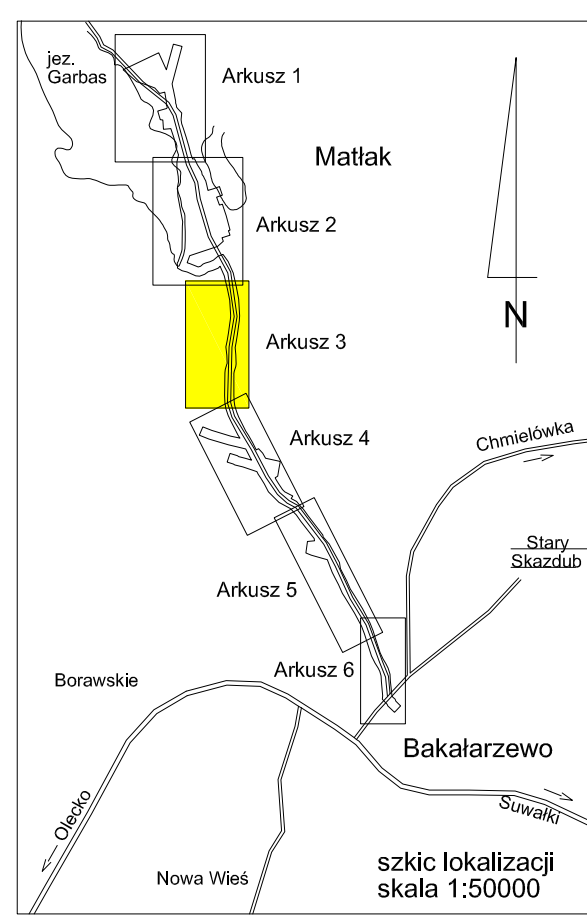

MAPA SYTUACYJNO - WYSOKOŚCIOWA
do celów projektowych
skala 1 : 1000
ARKUSZ 3 (6)

STAROSTWO POWIATOWE W SUWALKACH
POWIATOWY OŚRODEK DOKŁ. NEP. GEODEZYJNEJ I KARTOGRAFICZNEJ
W obszarze stacjonarności funkcji geodezyjnych, kartograficznych i technicznych terenów, w których nie ma urzędów terenowych, wyznaczonych jest teren stacjonarności funkcji geodezyjnych, kartograficznych i technicznych.
Data wystawienia: 14.09.2011 r. 769-142/2011
Niniejsza mapa może służyć do celów projektowych.
Przeznaczenie: plan sytuacyjny i wysokościowy dla potrzeb projektowania i wykonania prac geodezyjnych.
Suwałki, dnia 14.09.2011 r.
mgr inż. Ryszard Jan Kalinowski

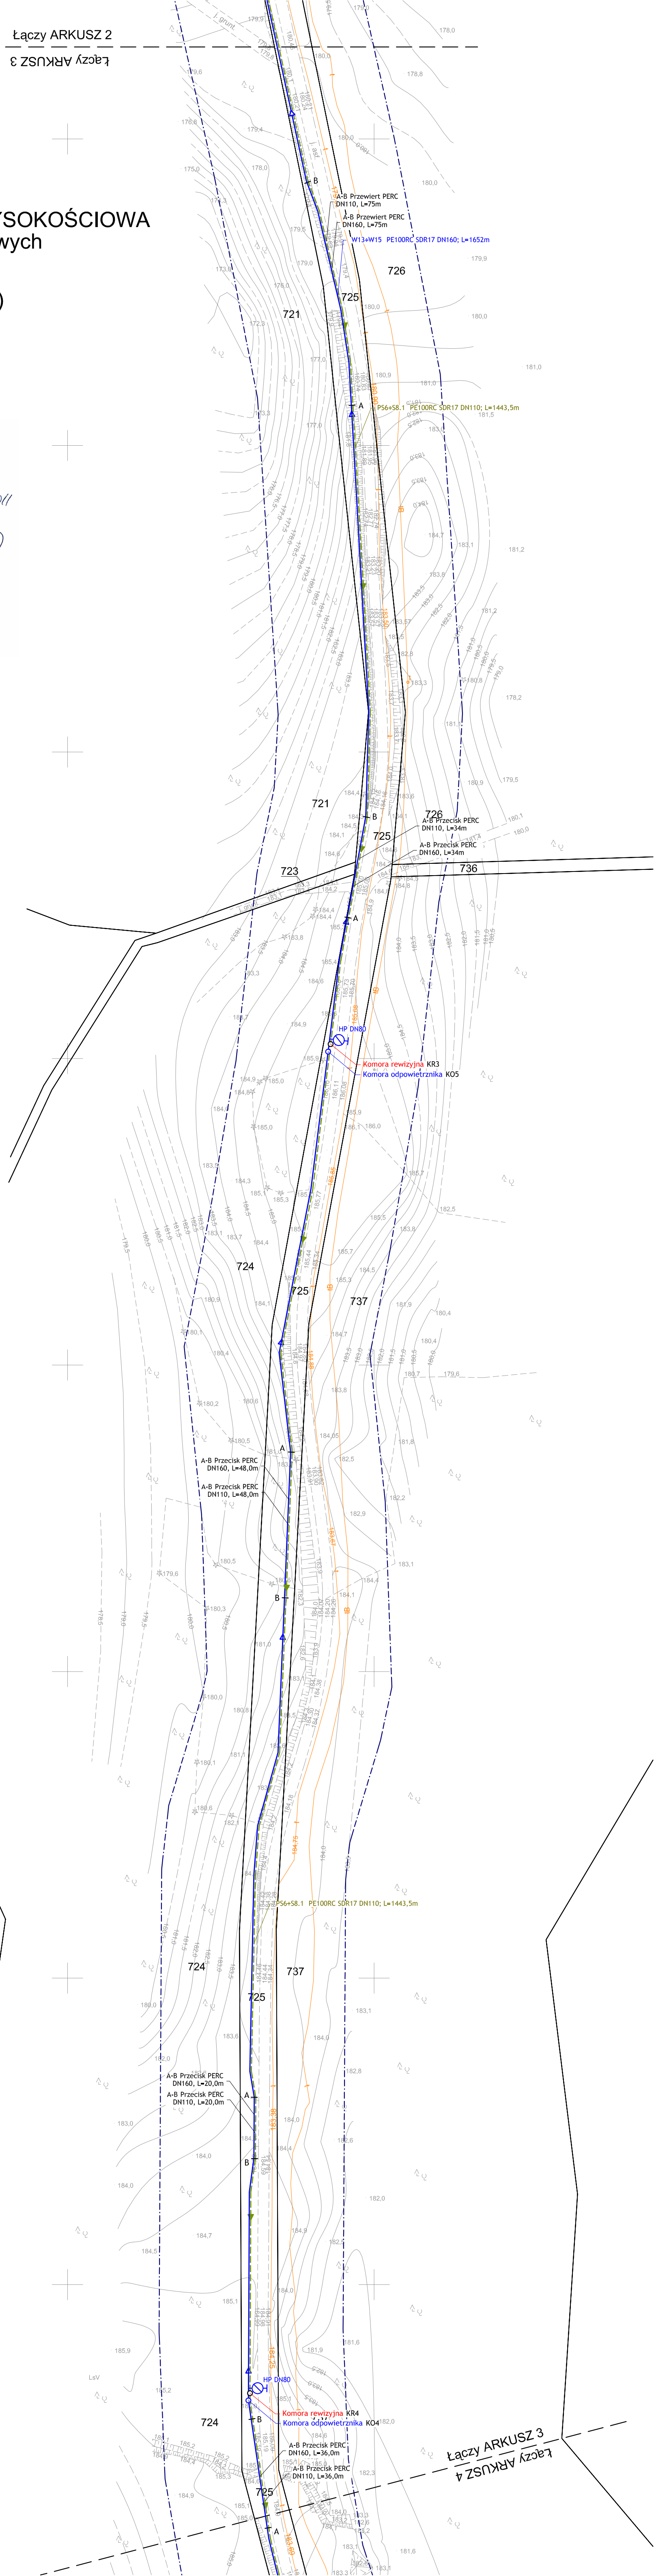

Woj.: podlaskie
Pow.: suwalski
Jedn. ewid.: Bakalarzewo
Obreń: MATŁAK
Obiekt: teren wsi Matlak

Nr rob.: 20178 - 74 / 2011
K.E.R.G.: 769 - 7 / 2011
Ark. mapy : 215.313.241, 215.313.193

Mapa aktualna na dzień: 30.08.2011 r.
Wykonał: **Geodeta Uprawniony**
Świadectwo GUGIK nr 20178
mgr inż. Michał Ugniewski
16-400 Suwałki, ul. Kasztanowa 10A/14
tel. 0 603 833 822

Niniejsza mapę sporządzono na podstawie istniejących materiałów geodezyjnych stanowiących zasób Ośrodka oraz pomiaru uzupełniającego z 2011 roku.

Matryca mapy znajduje się w ewidencji Powiatowego Ośrodka Dokumentacji Geodezyjnej i Kartograficznej w Suwałkach.

Wszelkie obiekty budowlane podlegają wytyczeniu przez jednostkę wykonawstwa geodezyjnego lub osoby fizyczne posiadające zezwolenie na wykonywanie tego typu prac geodezyjnych.

Poza wykazanymi na niniejszej mapie urządzeniami podziemnymi nie wyklucza się istnienia w terenie urządzeń podziemnych o których brak było informacji w ośrodkach branżowych i nie zostały odnalezione w czasie inwenturyzacji geodezyjnej, zgodnie z art. 27 ustawy z dnia 17 maja 1999r.

Sprawdzono projekty ZUD
dnem 14.09.2011

GEODETA POWIATOWY
mgr inż. Ryszard Jan Kalinowski

STAROSTWO POWIATOWE W SUWALKACH

Załącznik do opinii nr **CKM 6630-229/2011**

z dnia **22.09.2011** K.E.R.G. **769-1/2011**

Z up. STAROSTA

mgr inż. Ryszard Jan Kalinowski
Naczelnik Wydziału Geodezyjnego i Kartograficznego

LEGENDA

- projektowana sieć tłocznej kanalizacji sanitarnej
- projektowana sieć grawitacyjnej kanalizacji sanitarnej
- projektowana sieć wodociągowa
- projektowana sieć wodociągowa (nie najazdowa)
- projektowana siećowa przepompownia ścieków (najazdowa)
- projektowana studzienka przyładowania
- projektowana komora zasuw
- projektowana komora zasuw
- projektowana komora zasuw
- projektowana komora zasuw
- projektowana zasawa na wodociągu
- projektowany nadziemny budynek wodociągowy
- projektowany nadziemny budynek wodociągowy
- projektowana linia osobna
- projektowana linia osobna

<p>San-System e-mail: biuro@san-system.com.pl www.san-system.com.pl</p>			
Wykonawca:		SAN-SYSTEM	
OBIEKT:		Sieć wodociągowa, kanalizacja, kanalizacja, kanalizacja	
INWENSTERIA:		Gmina Bakalarzewo, ul. Rynek 5, 16-423 Bakalarzewo	
TEMAT:		Projekt Zagospodarowania Terenu	
Projektant:		mgr inż. Karol Brodowski	
Sprawdzający:		mgr inż. Andrzej Koc	
Nr uprawnień:		WAM.0076/PODS/04	
Data:		listopad 2011r.	
Podpis:		Nr 75-4	
Skala:		1:1000	
Data:		listopad 2011r.	